


RENVOOI INSTALLATIES

- RM 230V rookmelder op woonhuis installatie
- BL buiten lichtpunt
- wandlichtpunt
- plafondlichtpunt
- deurbel
- schel
- TH thermostaat verwarming
- schakelaar mech.ventilatie
- loze leiding, enkele inbouwdoos
- enkelpolige schakelaar
- enkelpolige dubbele schakelaar
- wisselschakelaar
- enkele wandcontactdoos met randaarde
- dubbele wandcontactdoos met randaarde
- afzuigpunt ventilatie
- handdoek radiator
- vloerverwarming
- hwa hemelwaterafvoer

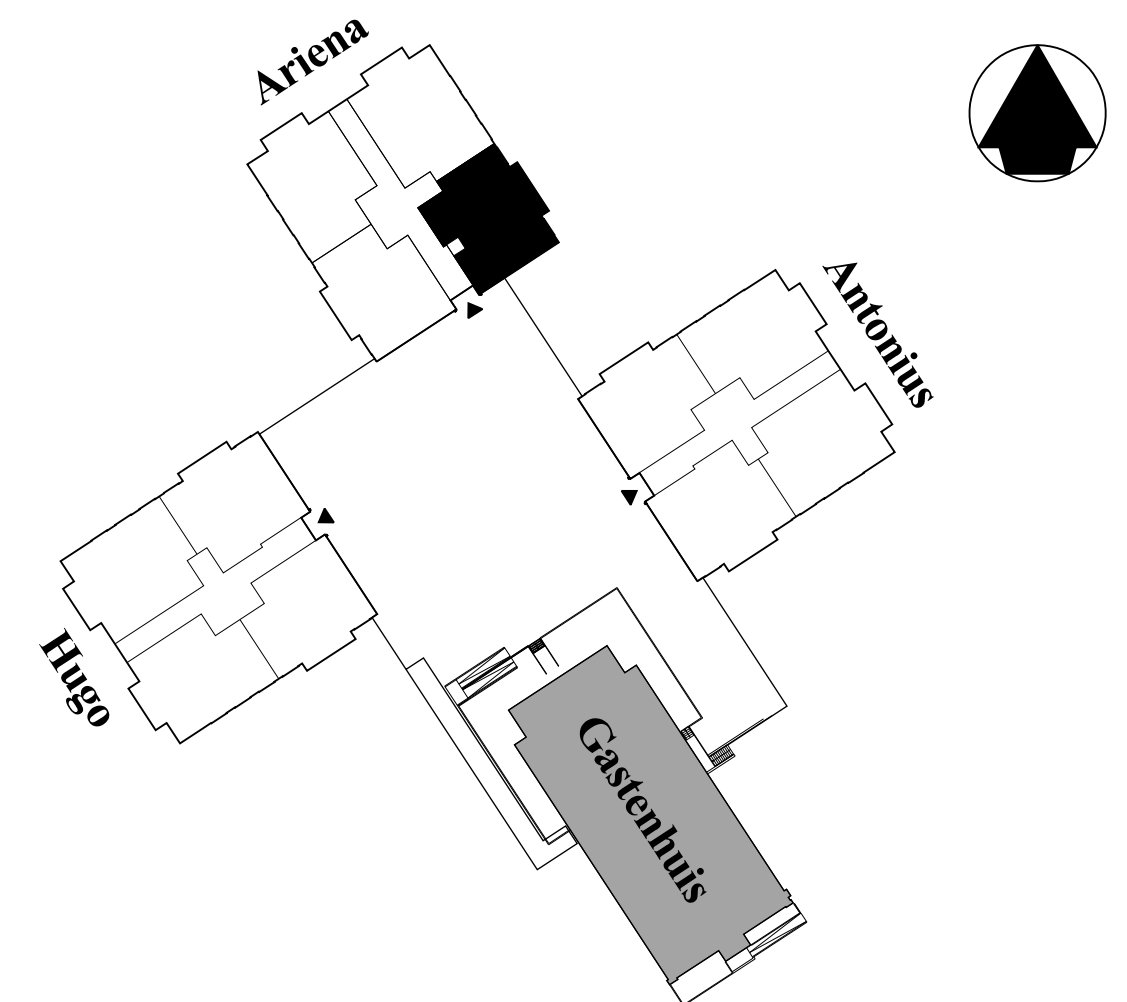

SCHAAL:



**PLATTEGROND BOUWNUMMER 19
BEGANE GROND**



PARK BERESTEYN
VOORSCHOTEN

**PLATTEGROND
BOUWNUMMER 19
WONINGTYPE D2**

Schaal 1:50
Datum 17-12-2021
Formaat A2

N NIERSMAN
BOUW | ONTWIKKELING | VASTGOED