




SCHAAL:



PLATTEGROND BOUWNUMMER 26  
1e verdieping

## RENVOOI INSTALLATIES

- RM 230V rookmelder op woonhuis installatie
- BL buiten lichtpunt
- wandlichtpunt
- plafondlichtpunt
- deurbel
- schel
- thermostaat verwarming
- schakelaar mech.ventilatie
- loze leiding, enkele inbouwdoos
- enkelpolige schakelaar
- enkelpolige dubbele schakelaar
- wisselchakelaar
- enkele wandcontactdoos met randaarde
- dubbele wandcontactdoos met randaarde
- afzuigpunt ventilatie
- handdoek radiator
- vloerverwarming
- hemelwaterafvoer

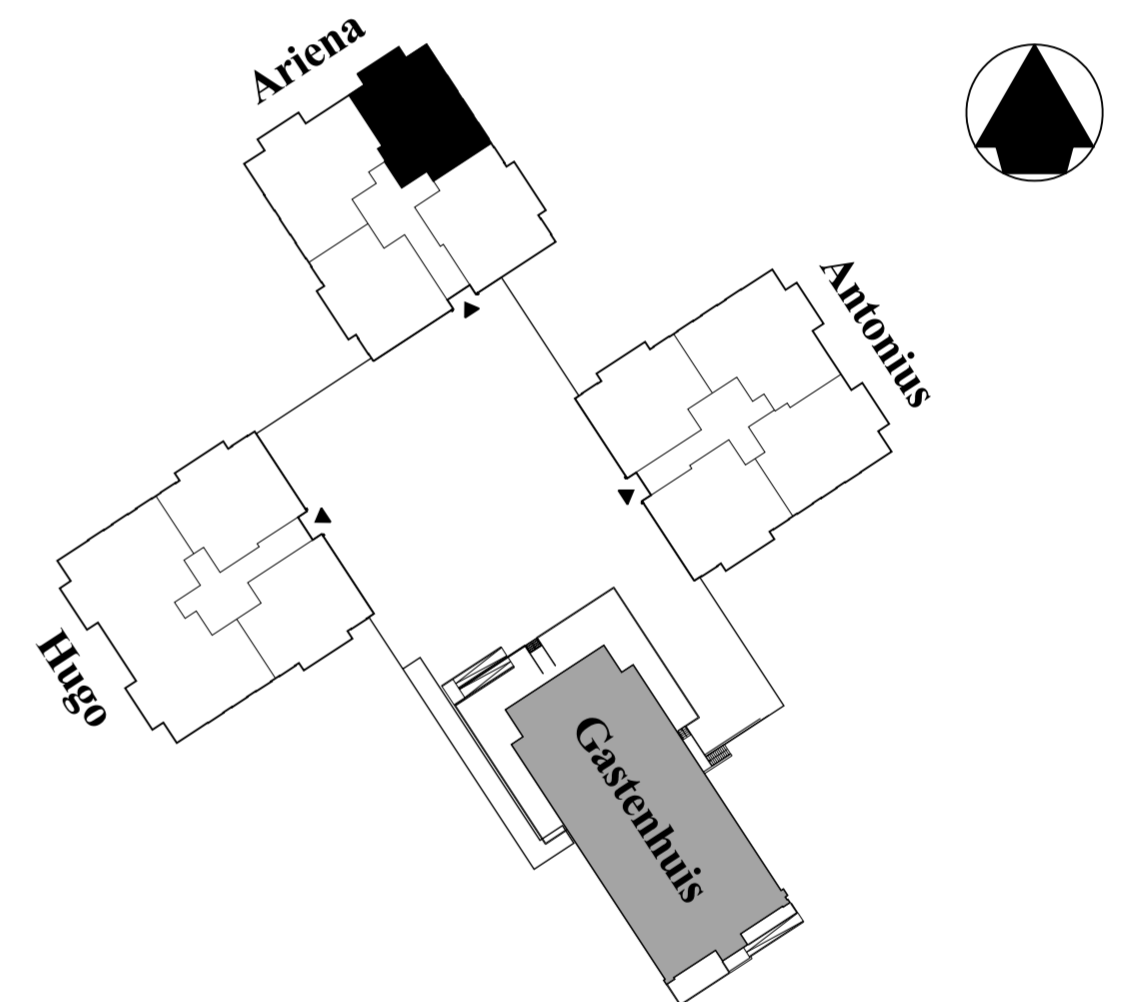



**PARK BERESTEYN**  
VOORSCHOTEN

**PLATTEGROND  
BOUWNUMMER 26  
WONINGTYPE E**

Schaal 1:50  
Datum 17-12-2021  
Formaat A2

**N NIERSMAN**  
BOUW | ONTWIKKELING | VASTGOED