


**SCHAAL:**



**PLATTEGROND BOUWNUMMER 34  
BEGANE GROND**

## RENVOOI INSTALLATIES

- RM 230V rookmelder op woonhuis installatie
- BL buiten lichtpunt
- wandlichtpunt
- plafondlichtpunt
- db deurbel
- schel
- TH thermostaat verwarming
- schakelaar mech.ventilatie
- loze leiding, enkele inbouwdoos
- enkelpolige schakelaar
- enkelpolige dubbele schakelaar
- wisselchakelaar
- enkele wandcontactdoos met randaarde
- dubbele wandcontactdoos met randaarde
- afzuigpunt ventilatie
- handdoek radiator
- vloerverwarming
- hwa hemelwaterafvoer

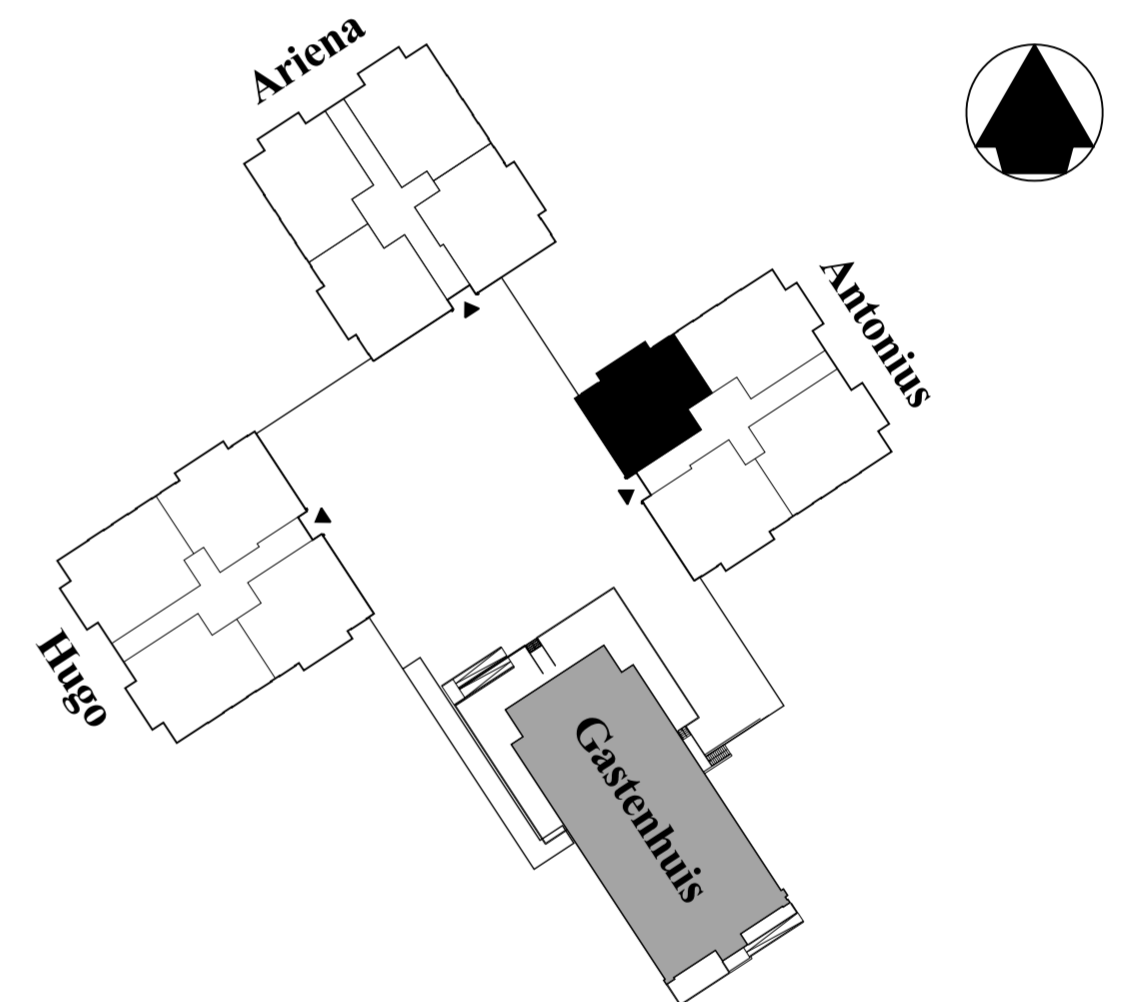



**PARK BERESTEYN**  
VOORSCHOTEN

**PLATTEGROND  
BOUWNUMMER 34  
WONINGTYPE C**

Schaal 1:50  
Datum 17-12-2021  
Formaat A2

**N NIERSMAN**  
BOUW | ONTWIKKELING | VASTGOED