


PLATTEGROND BOUWNUMMER 39
1e verdieping

RENVOOI INSTALLATIES

- RM 230V rookmelder op woonhuis installatie
- BL buiten lichtpunt
- wandlichtpunt
- plafondlichtpunt
- deurbel
- schel
- thermostaat verwarming
- schakelaar mech.ventilatie
- loze leiding, enkele inbouwdoos
- enkelpolige schakelaar
- enkelpolige dubbele schakelaar
- wisselschakelaar
- enkele wandcontactdoos met randaarde
- dubbele wandcontactdoos met randaarde
- afzuigpunt ventilatie
- handdoek radiator
- vloerverwarming
- hemelwaterafvoer

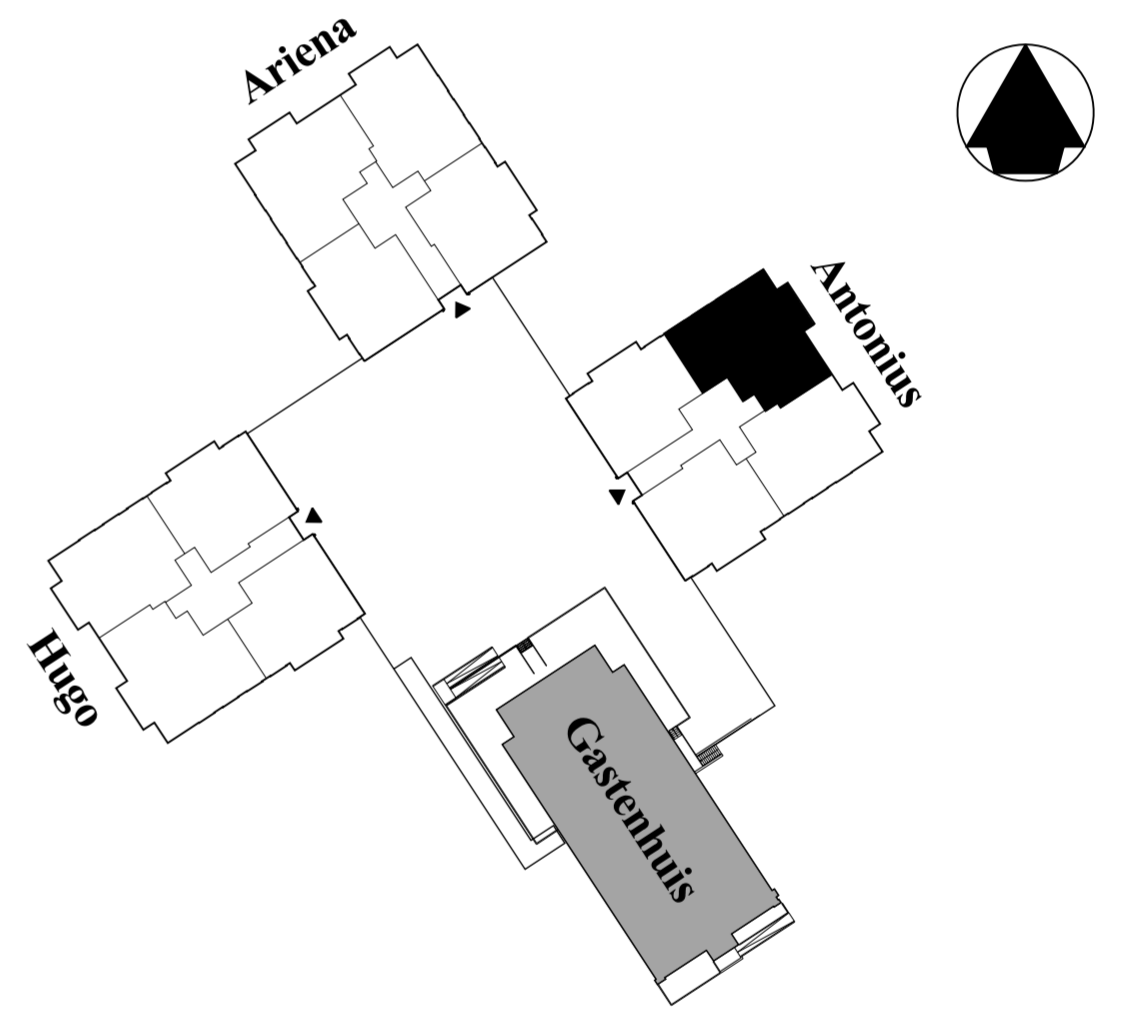

PARK BERESTEYN
VOORSCHOTEN

PLATTEGROND
BOUWNUMMER 39
WONINGTYPE F

Schaal 1:50
Datum 17-12-2021
Formaat A2

N NIERSMAN
BOUW | ONTWIKKELING | VASTGOED