


RENVOOI INSTALLATIES

- RM 230V rookmelder op woonhuis installatie
- BL buiten lichtpunt
- wandlichtpunt
- plafondlichtpunt
- db deurbel
- schel
- TH thermostaat verwarming
- schakelaar mech.ventilatie
- loze leiding, enkele inbouwdoos
- enkelpolige schakelaar
- enkelpolige dubbele schakelaar
- wisselchakelaar
- enkele wandcontactdoos met randaarde
- dubbele wandcontactdoos met randaarde
- afzuigpunt ventilatie
- handdoek radiator
- vloerverwarming
- hwa hemelwaterafvoer



SCHAAL:

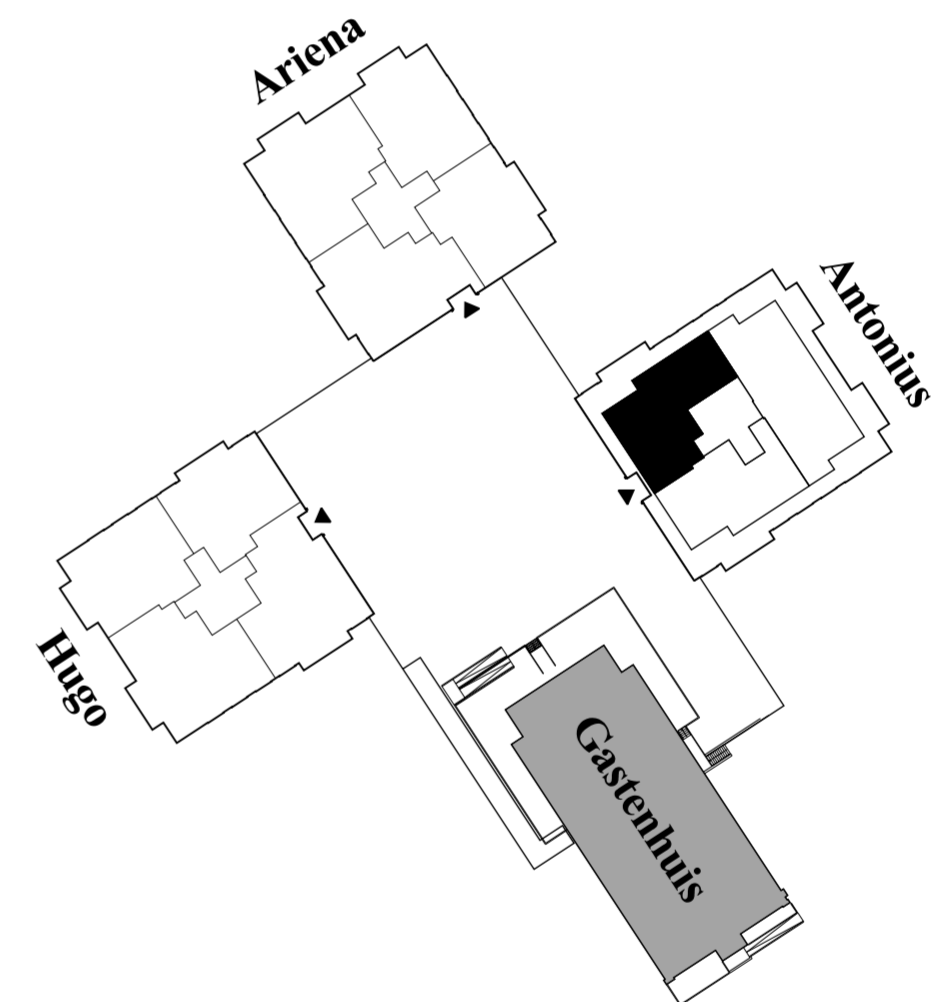

PLATTEGROND BOUWNUMMER 42
2e verdieping



PLATTEGROND
BOUWNUMMER 42
WONINGTYPE M

Schaal 1:50
Datum 17-12-2021
Formaat A2

